


本图设计内容未经设计师许可不得在其它地方使用。  
DO NOT SCALE ANY DRAWINGS. THIS DRAWING IS THE PROPERTY OF THE DESIGNER AND MAY NOT BE USED WITHOUT HIS PERMISSION. REPORT ANY DISCREPANCIES TO THE DESIGNER PRIOR TO PROCEEDING WITH WORK.

说明  
NOTES

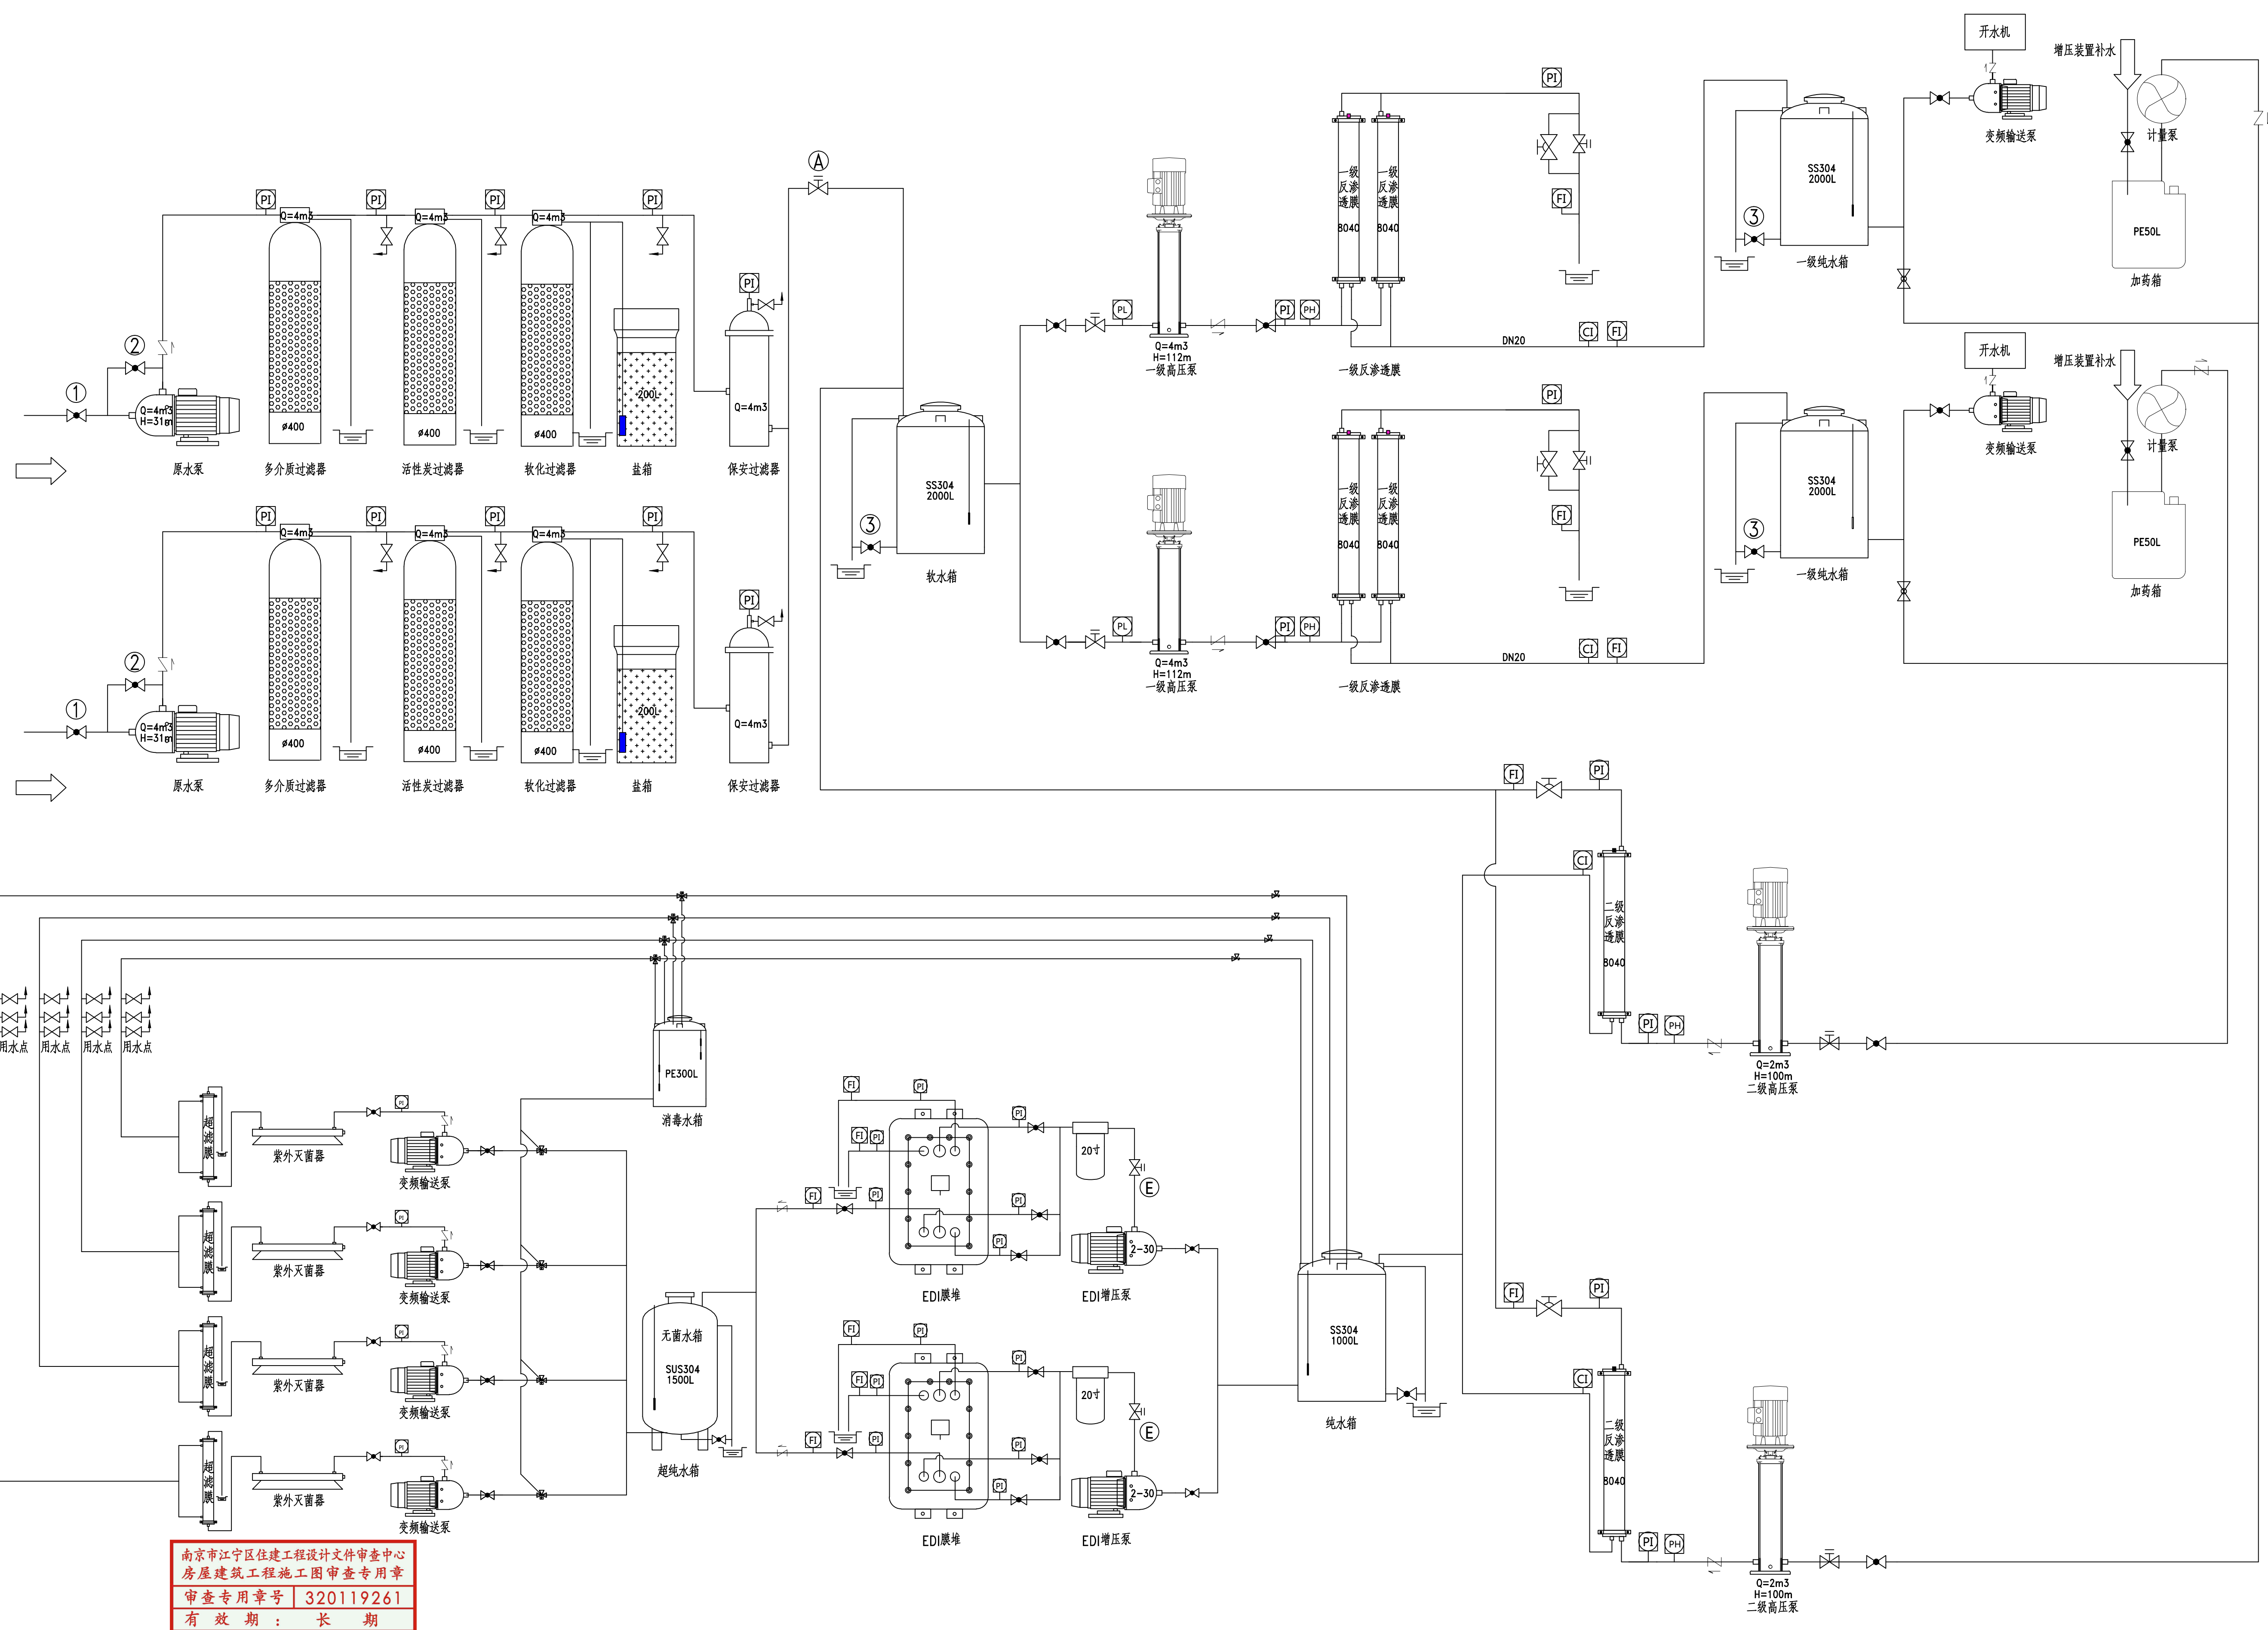

南京市江宁区建设工程设计文件审查中心  
房屋建筑工程施工图审查专用章  
审查专用章号 | 320119261  
有效期：长期  
江苏省住房和城乡建设厅监制

手动蝶阀	电磁阀	立式多级高压泵	就地安装仪表	PSL 低压开关	CI 电导显示	LS 液位开关	压差旁通阀
隔膜阀	电磁阀	膜组件	在线仪表	PSH 高压开关	RI 电阻显示	LH 高液位	电磁流量计
球阀	取样阀	计量泵	PI 压力显示	FI 流量显示	PH PH显示	LM 中液位	
止回阀	卧式离心泵	地漏	PS 压力开关	FS 流量开关	TI 温度显示	LL 低液位	

实验室纯水系统流程图

中华人民共和国 THE PEOPLE'S REPUBLIC OF CHINA  
南京金海设计工程有限公司  
中外合资 NANJING JINHAIDesign ENGINEERING CO.LTD

审 定	审 核	项 目 负 责	专 业 负 责	校 对	设 计	绘 制	方 案
(NAME TYPED)	(SIGNATURE)	(NAME TYPED)	(SIGNATURE)	(NAME TYPED)	(NAME TYPED)	(NAME TYPED)	(NAME TYPED)
袁亮	袁亮	余文军	袁亮	高才艳	顾毅	顾毅	顾毅

图 纸 会 签	DISCIPLINE	NAME TYPED	(SIGNATURE)	(DATE)
建 筑				
结 构				
给 排 水				
暖 通				
电 气				

建设单位: 南京市科技创新投资有限责任公司  
项目名称: 中国科学院南京分院麒麟科技园项目  
设计编号: JHC-2020-01 分项号: 1#.2#

图 号	专 业	日 期	版 本 号
DWG. NO.	DISCIPLINE	DATE	VERSION NO.
水施24	给排水	2020.12	

注册建筑师/工程师章  
REGISTERED ARCHITECT/ENGINEER'S APPX  
资质证书 A132003438 A232003435  
江苏省住房和城乡建设厅监制 (A)  
有效期至二〇二一年九月三十日